 



중소기업 기술경영지원센터 환경 조성
소 방

2024. 03

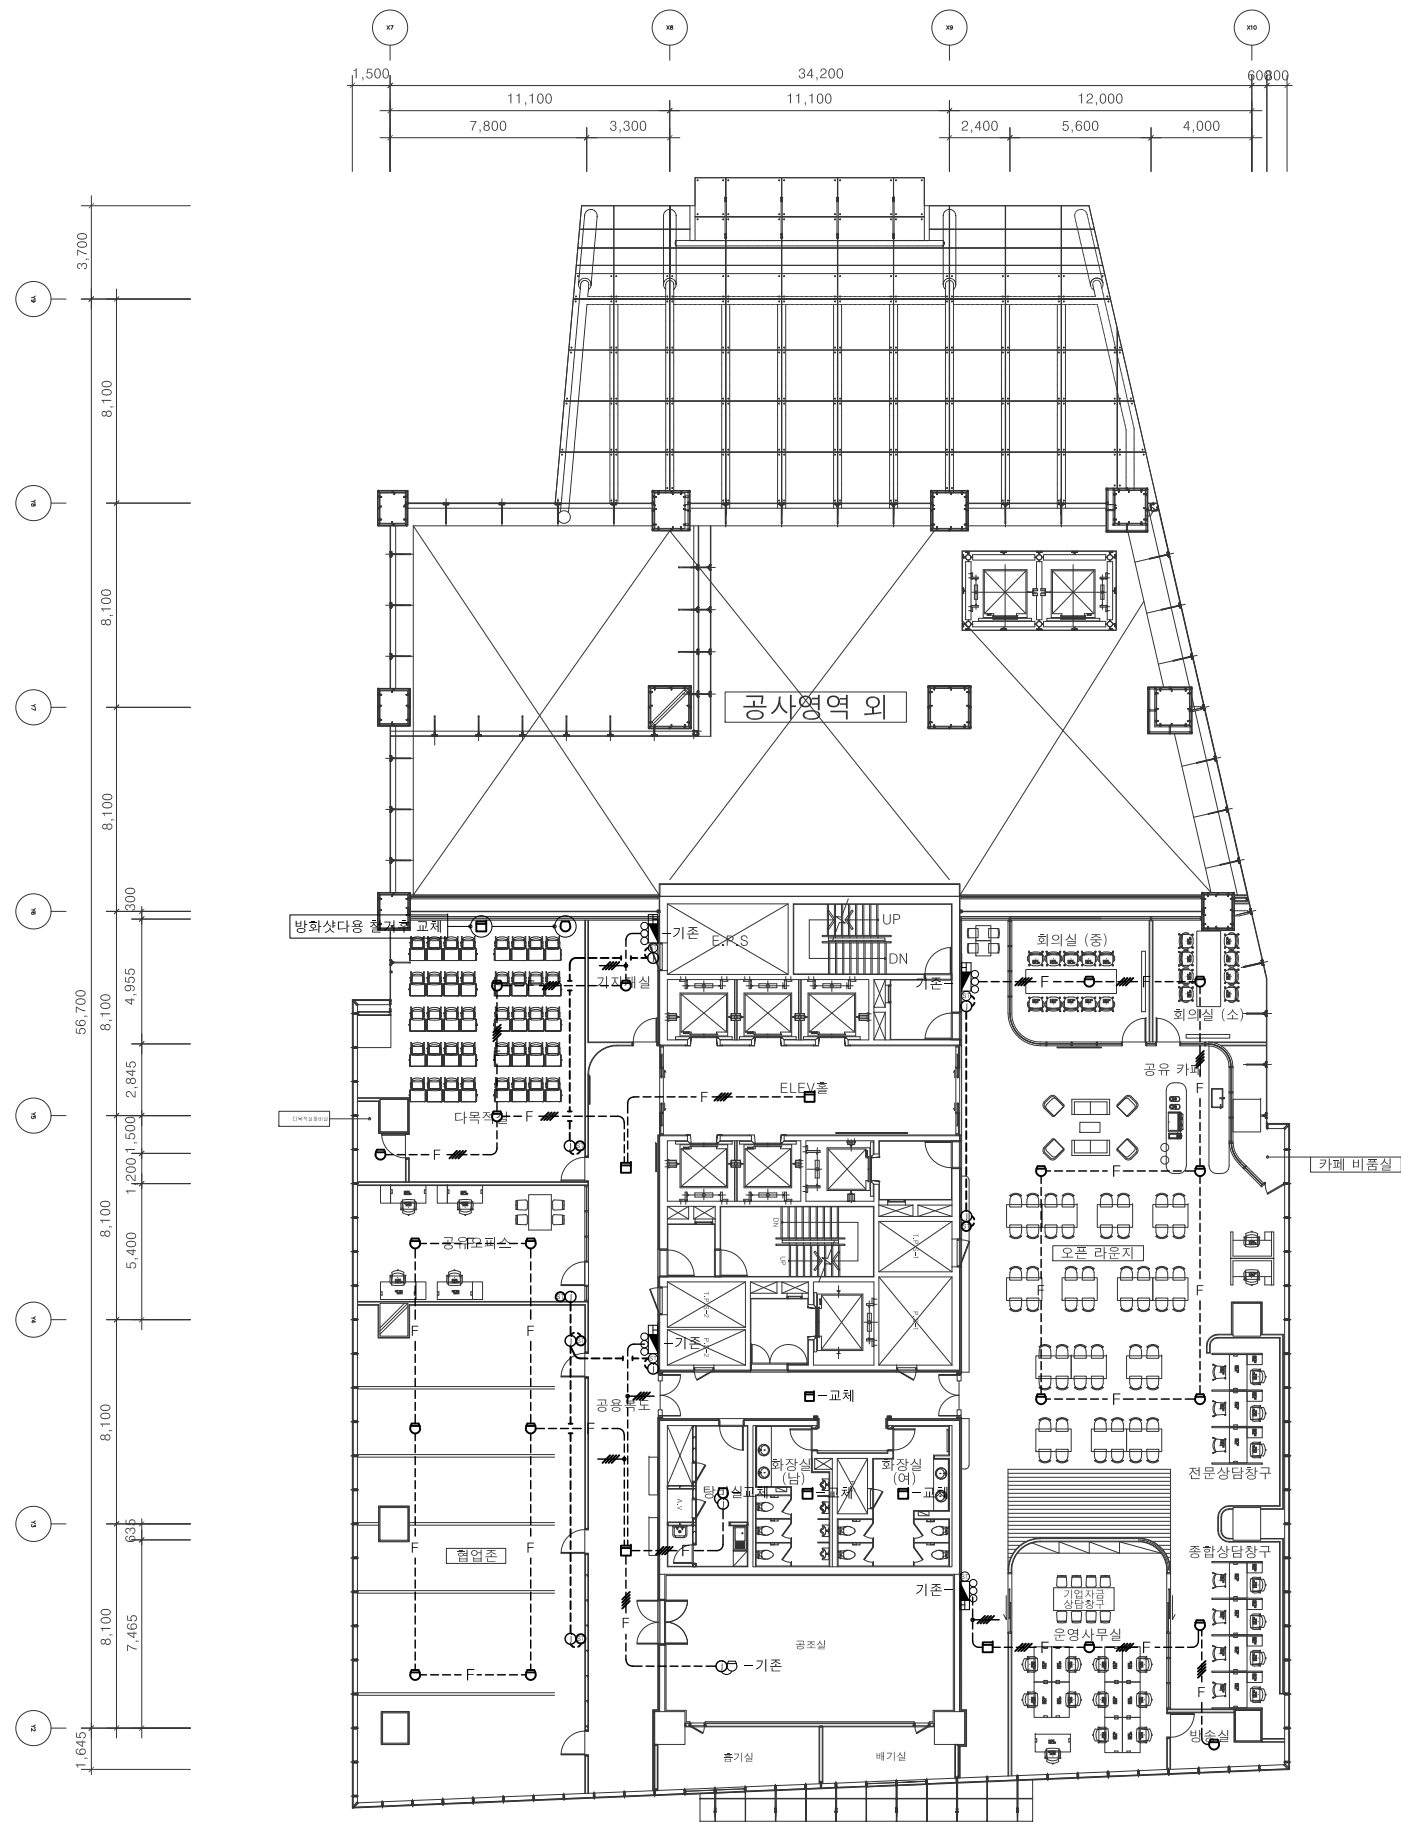

지상3층 소방설비 평면도(변경후)

축척 = 1:150(A1), 1:300(A3)

주식회사 건창기술단
일반소방시설설계업
제 2016-01-00174호
대표이사 김영규 외 2인
T E L : (02) 925-2319
소방기사(기계/전기): 김 영 기

Contractor

ITP
인천테크노파크
INCHEON TECHNOPARK

Project Title

중소기업
경영지원센터
환경조성 실시설계

Key Plan

Architect

생각나무 파트너스
건축사사무소

thinkTREE Architects & Partners, Inc.
69 Yangjaecheon-ro #301 Seocho-gu,
Seoul 06754 Korea

MECHANICAL & PLUMBING

(주) 건창 기술단
서울특별시 동대문구 왕산로 81길
두산베어스타워 707

ELECTRICAL

(주) 건창 기술단
서울특별시 동대문구 왕산로 81길
두산베어스타워 707

FIRE - PROTECTION

(주) 건창 기술단
서울특별시 동대문구 왕산로 81길
두산베어스타워 707

NO.	REVISION	DATE

Sheet information

Drawn

이 경 대

Checked

이 강 수

Approved

강 주 형

Date

2024. 03

Scale

 

A3 : 1/300

Title

지상3층
소방설비 평면도
(변경후)

Sheet NO.

EF-002

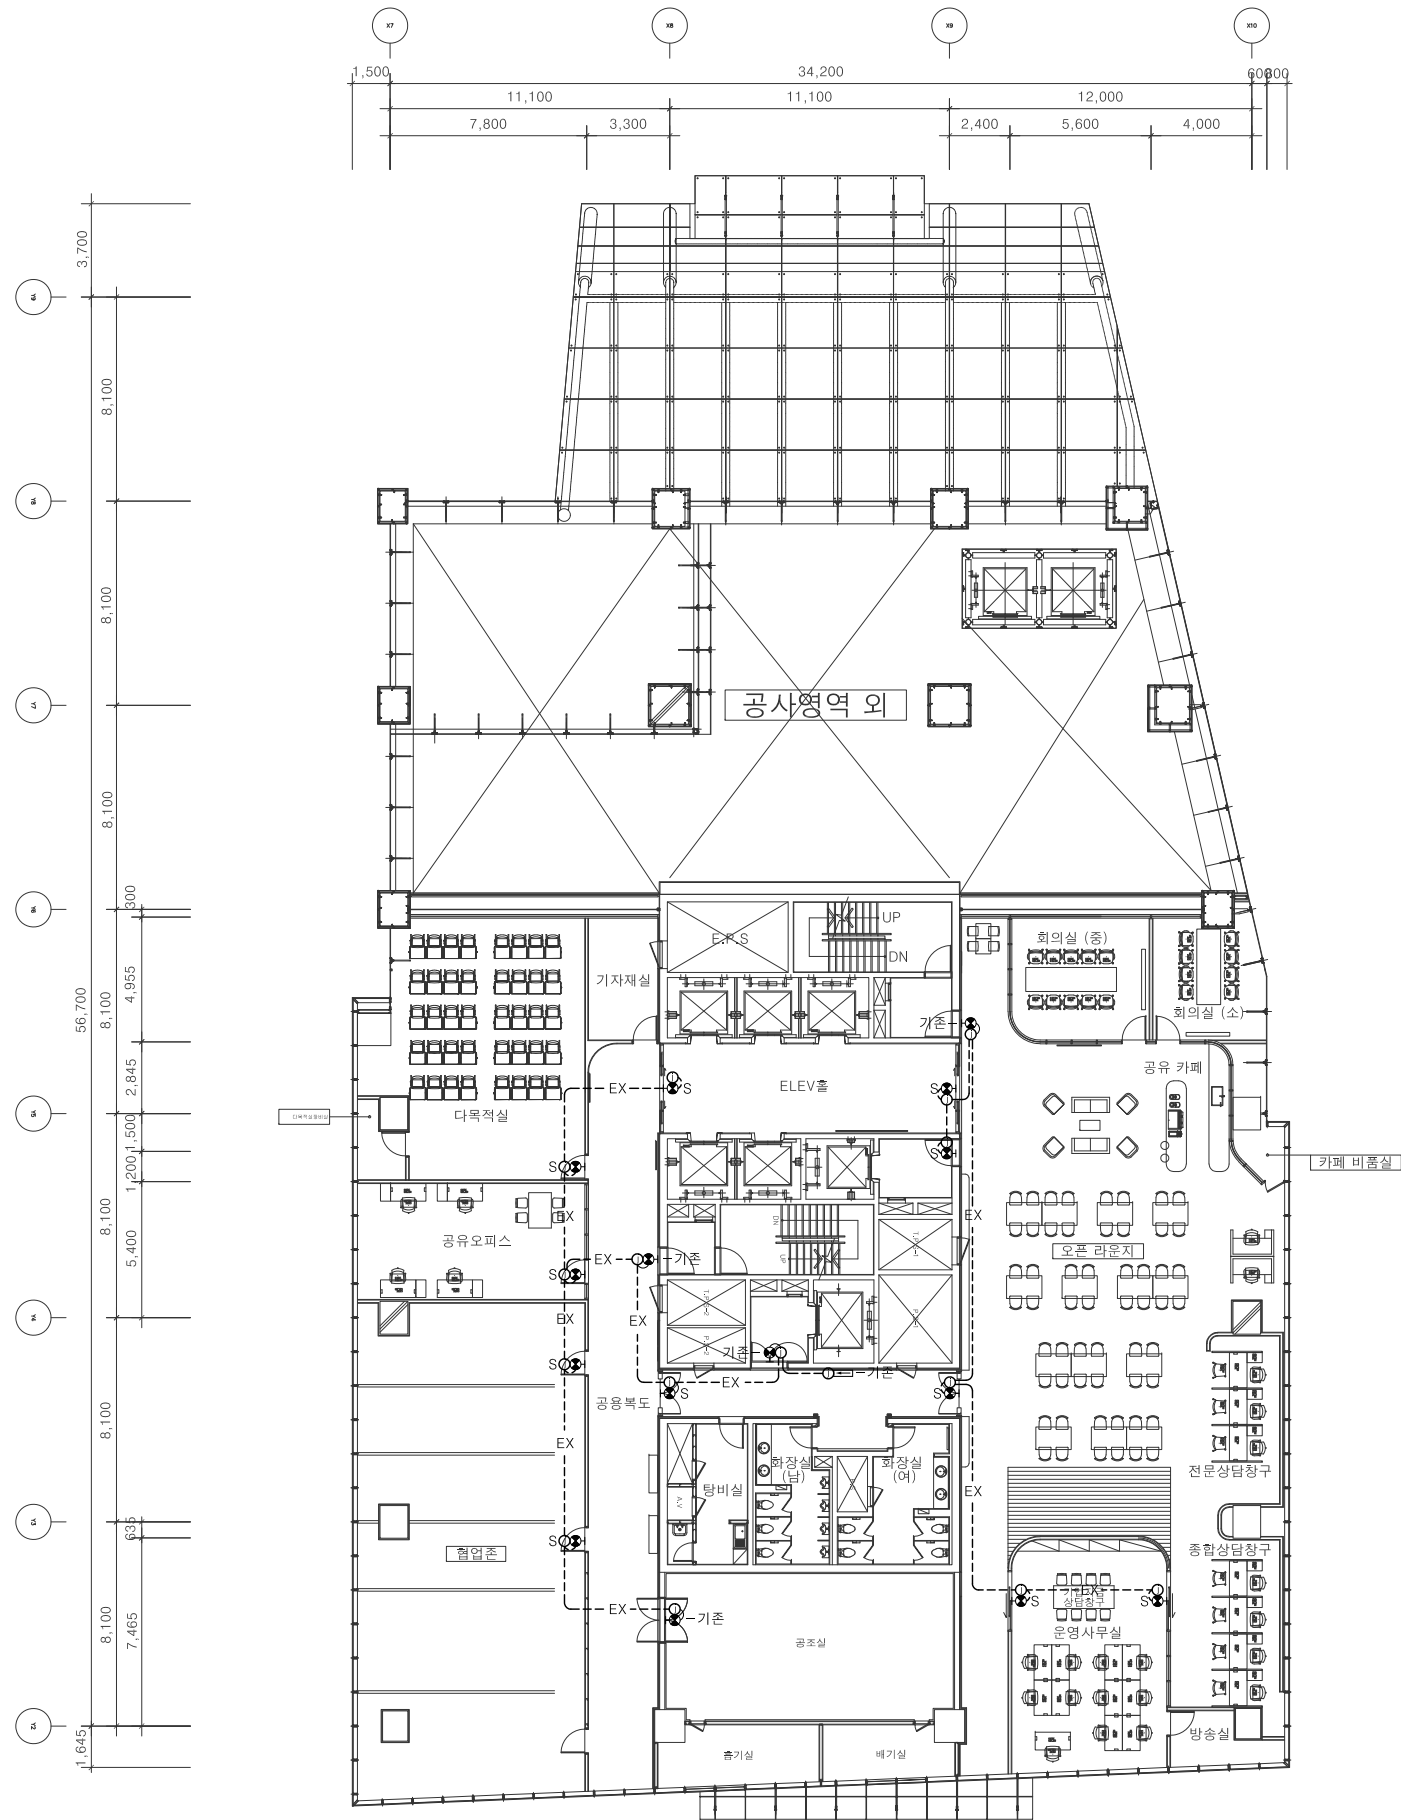

지상3층 유도등설비 평면도(변경후)

축척 = 1:150(A1), 1:300(A3)

주식회사 건창기술단
일반소방시설설계업
제 2016-01-00174호
대표이사 김영규 외 2인
T E L : (02) 925-2319
소방기사(기계/전기): 김 영 기

Contractor

ITP
인천테크노파크
INCHEON TECHNOPARK

Project Title

중소기업
경영지원센터
환경조성 실시설계

Key Plan

Architect

생각나무 파트너스
건축사사무소
김영규

thinkTREE Architects & Partners, Inc.
69 Yangjaecheon-ro #301 Seocho-gu,
Seoul 06754 Korea

MECHANICAL & PLUMBING

(주) 건창 기술단
서울특별시 동대문구 왕산로 81길
두산베어스타워 707

ELECTRICAL

(주) 건창 기술단
서울특별시 동대문구 왕산로 81길
두산베어스타워 707

FIRE - PROTECTION

(주) 건창 기술단
서울특별시 동대문구 왕산로 81길
두산베어스타워 707

NO.	REVISION	DATE

Sheet information

Drawn

이 경 대

Checked

이 강 수

Approved

강 주 형

Date

2024. 03

Scale

 

A3 : 1/300

Title

지상3층
유도등설비 평면도
(변경후)

Sheet NO.

EF-003

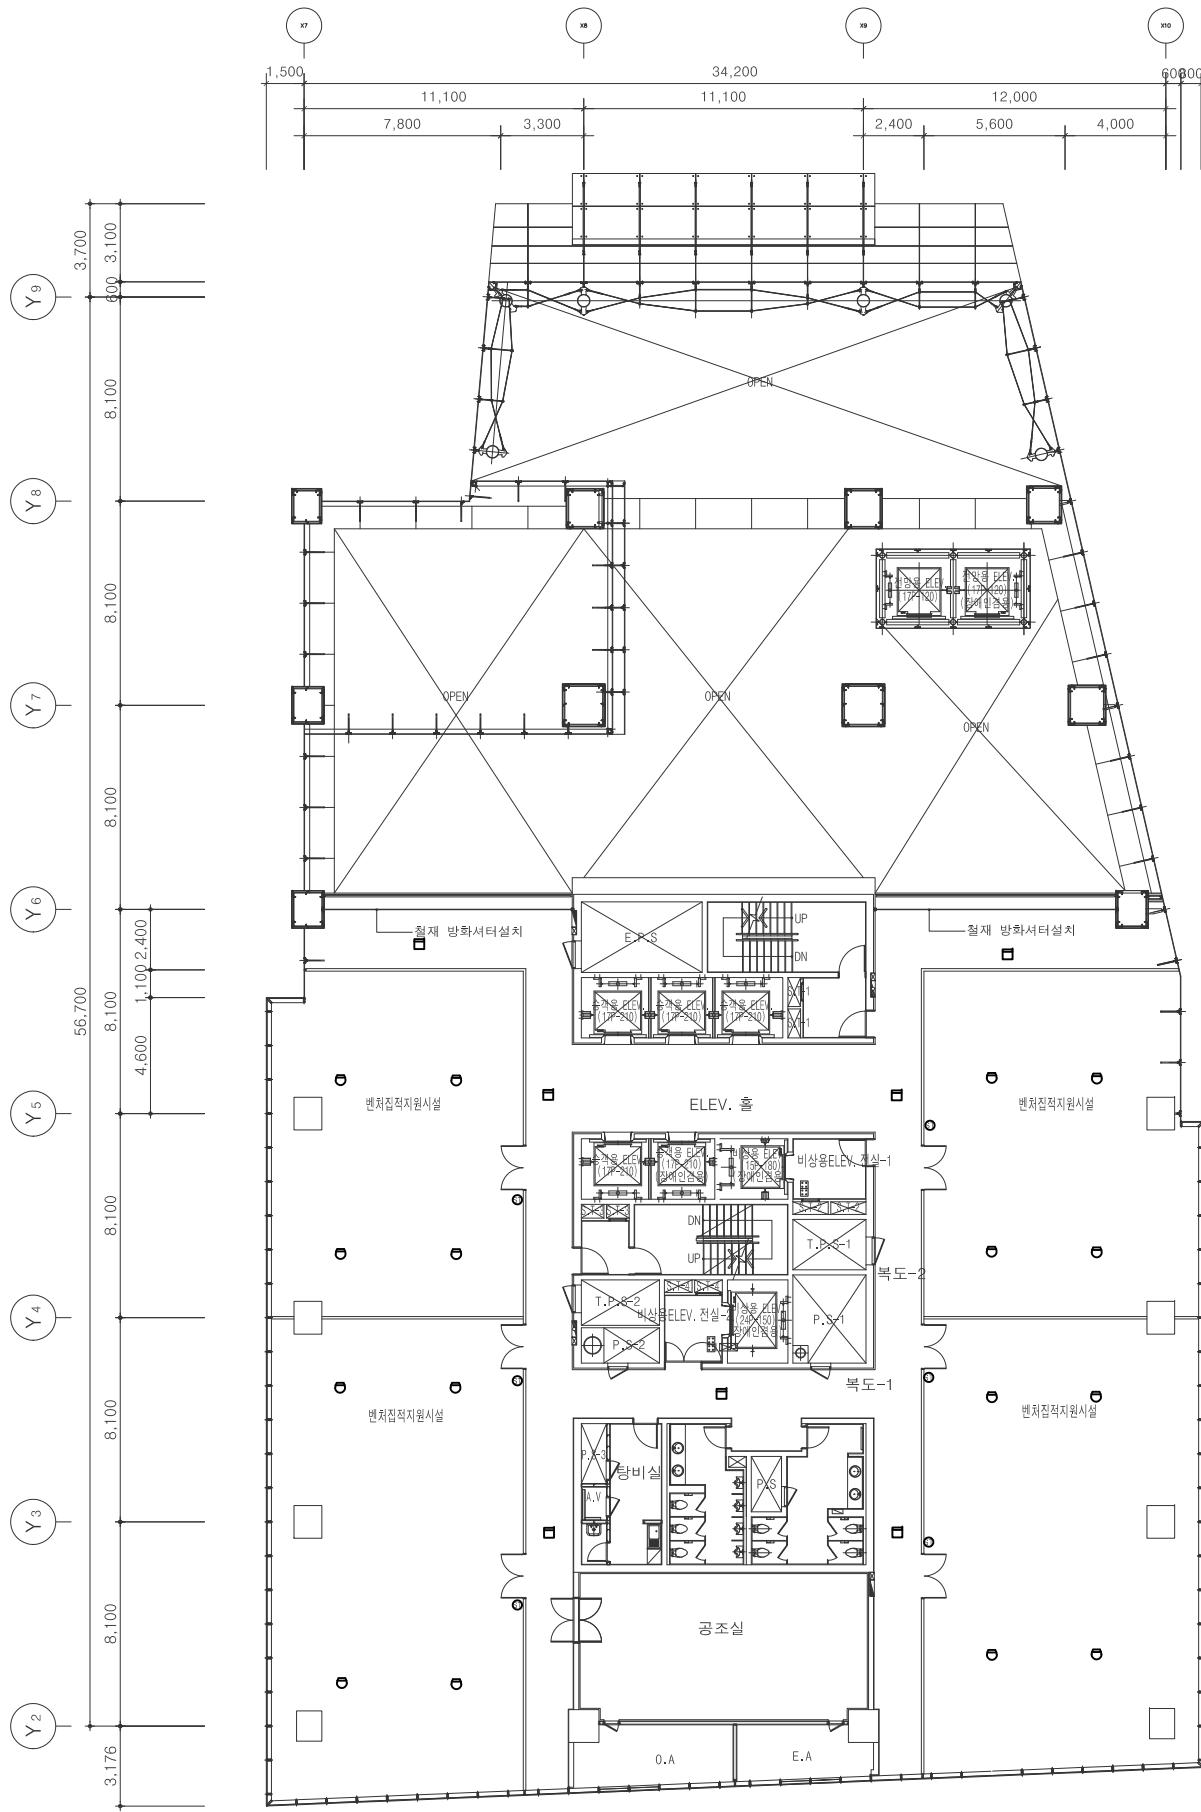

지상3층 소방설비 평면도(변경전)

축척 = 1:150(A1), 1:300(A3)

주식회사 건창기술단
일반소방시설설계업
제 2016-01-00174호
대표이사 김영규 외 2인
TEL : (02) 925-2319
소방기사(기계/전기): 김 영 기

Contractor

 


Project Title

중소기업
경영지원센터
환경조성 실시설계

Key Plan

Architect



thinkTREE Architects & Partners, Inc.
69 Yangjaecheon-ro #301 Seocho-gu,
Seoul 06754 Korea

MECHANICAL & PLUMBING

(주) 건창 기술단
서울특별시 동대문구 왕산로 81길
두산베어스타워 707

ELECTRICAL

(주) 건창 기술단
서울특별시 동대문구 왕산로 81길
두산베어스타워 707

FIRE - PROTECTION

(주) 건창 기술단
서울특별시 동대문구 왕산로 81길
두산베어스타워 707

NO.	REVISION	DATE

Sheet information

Drawn

이 경 대

Checked

이 강 수

Approved

강 주 형

Date

2024. 03

Scale

 

A3 : 1/300

Title

지상3층
소방설비 평면도
(변경전)

Sheet NO.

EF-004

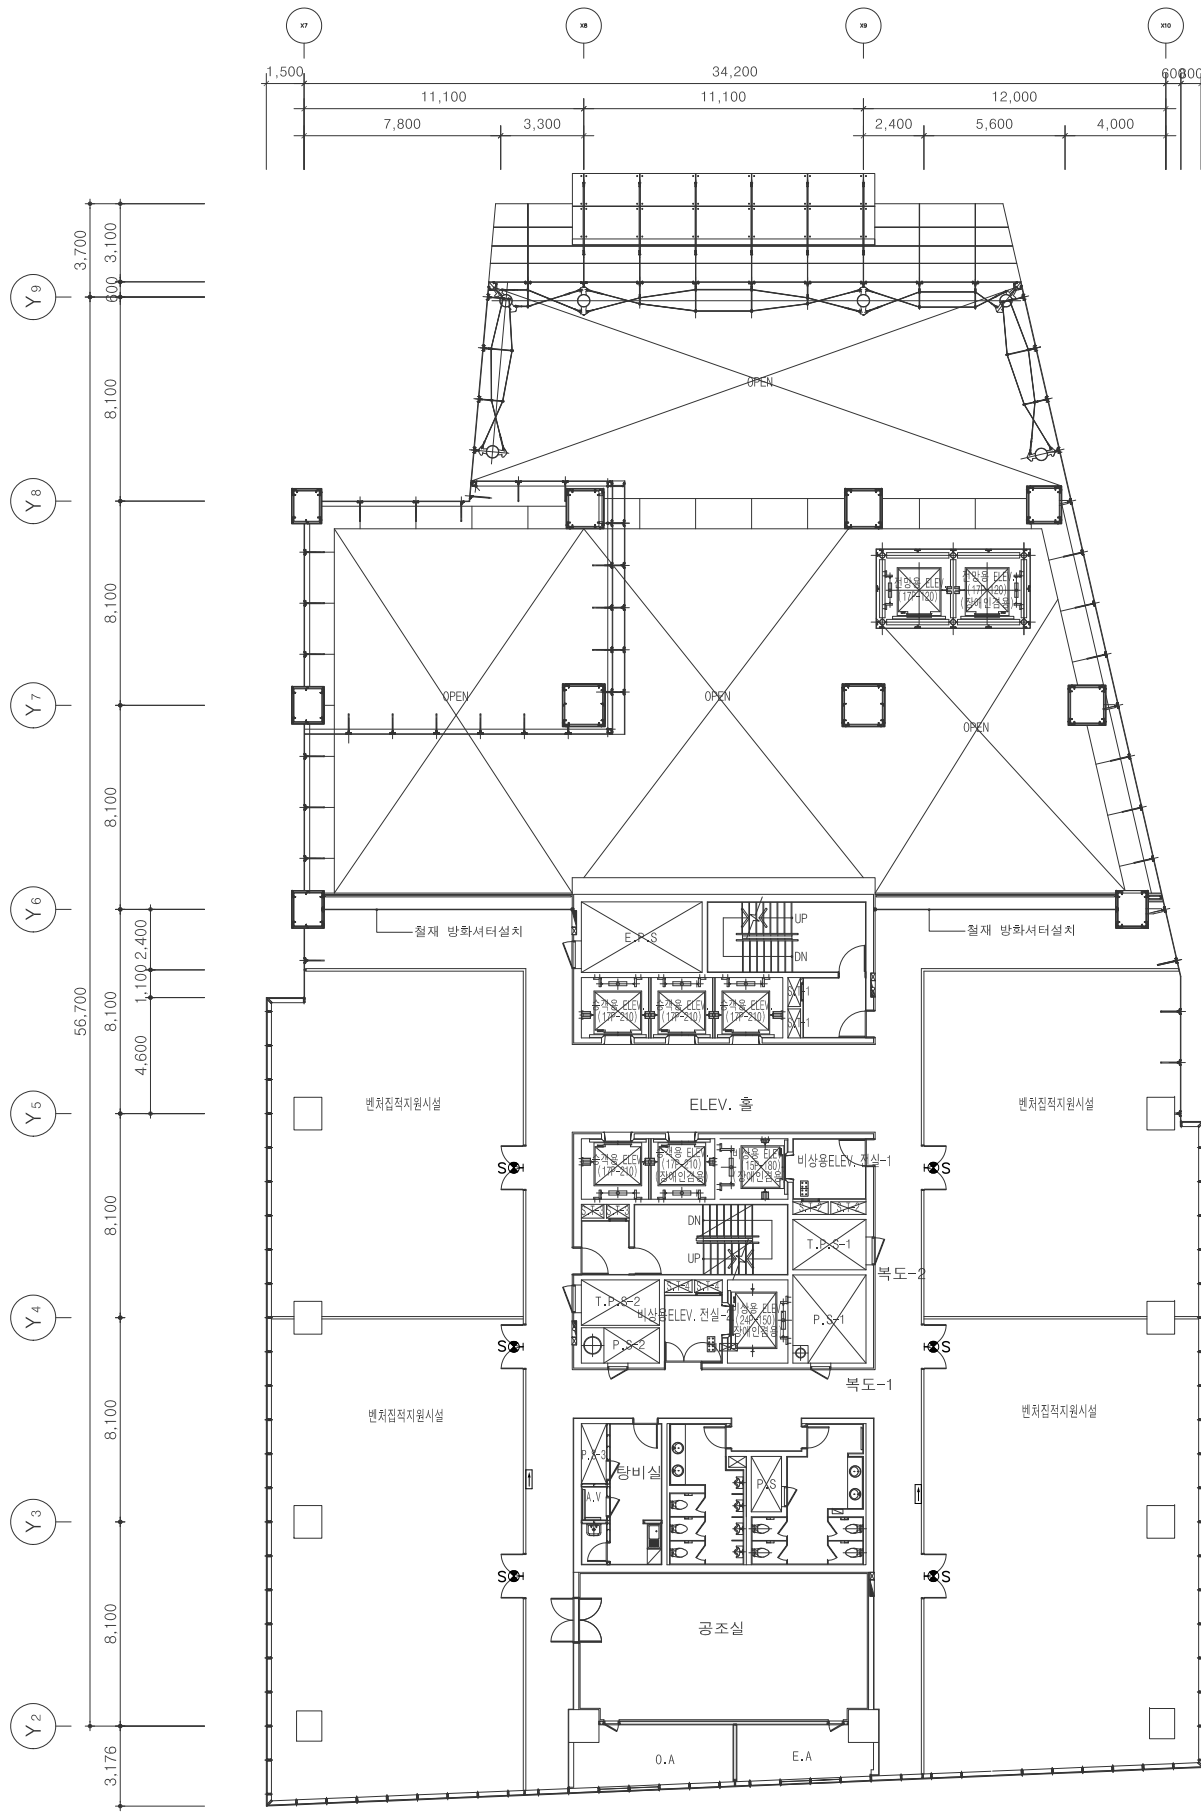

지상3층 유도등설비 평면도(변경후)

축척 = 1:150(A1), 1:300(A3)

주식회사 건창기술단
일반소방시설설계업
제 2016-01-00174호
대표이사 김영규 외 2인
T E L : (02) 925-2319
소방기사(기계/전기): 김 영 기

Contractor

 


Project Title

중소기업
경영지원센터
환경조성 실시설계

Key Plan

Architect



thinkTREE Architects & Partners, Inc.
69 Yangjaecheon-ro #301 Seocho-gu,
Seoul 06754 Korea

MECHANICAL & PLUMBING

(주) 건창 기술단
서울특별시 동대문구 왕산로 81길
두산베어스타워 707

ELECTRICAL

(주) 건창 기술단
서울특별시 동대문구 왕산로 81길
두산베어스타워 707

FIRE - PROTECTION

(주) 건창 기술단
서울특별시 동대문구 왕산로 81길
두산베어스타워 707

NO.	REVISION	DATE

Sheet information

Drawn

이 경 대

Checked

이 강 수

Approved

강 주 형

Date

2024. 03

Scale

A3 : 1/300

Title

지상3층
유도등설비 평면도
(변경전)


Sheet NO.

EF-005


Copyright © 2022. thinkTREE Architects & Partners, Inc. All rights reserved.

소 방 설 비 상 세 도


연기식 감지기(광전식)

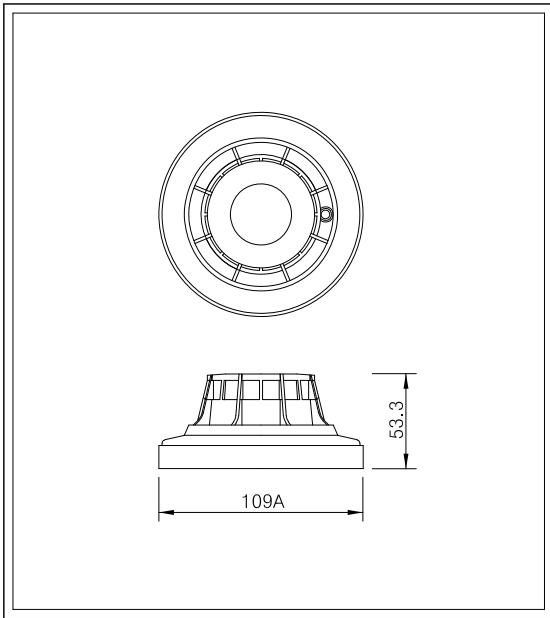


차동식 스포트형감지기

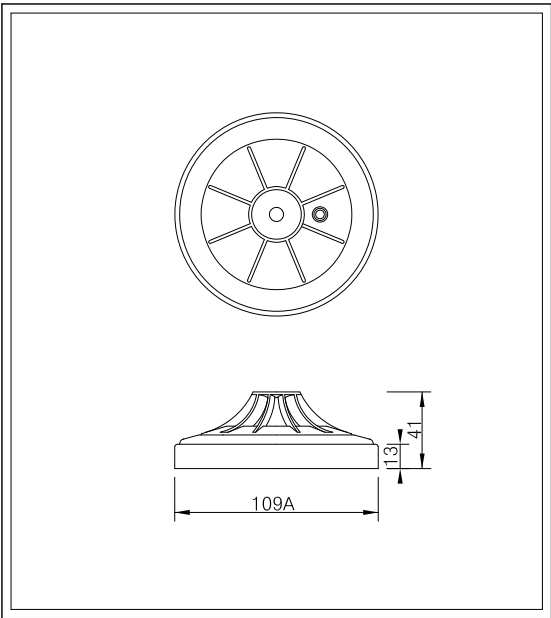


정온식 스포트형감지기

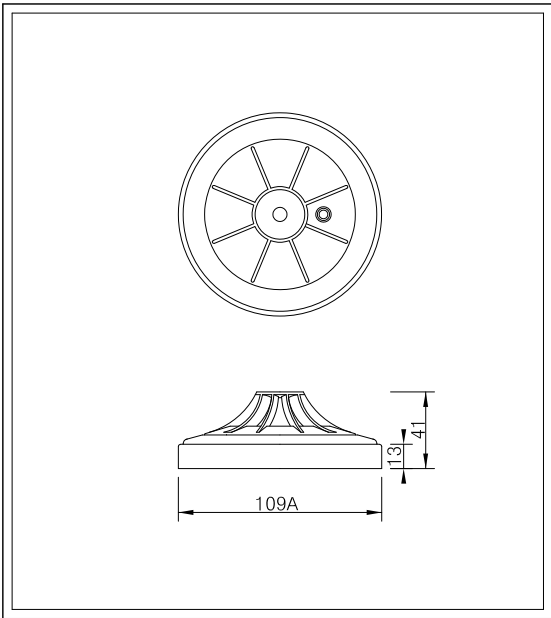


연기식 감지기(취부도)

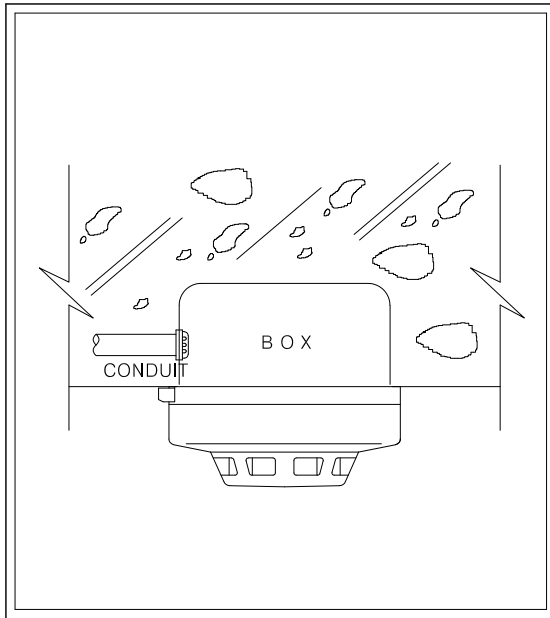


피난구 유도등 (LED)

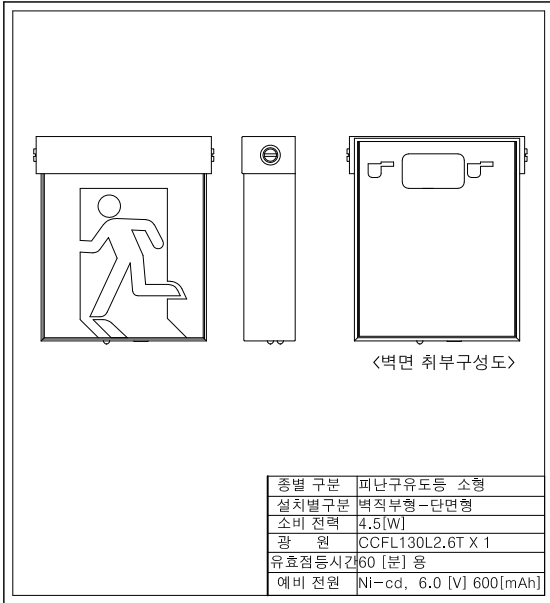

피난구 유도등 (LED)

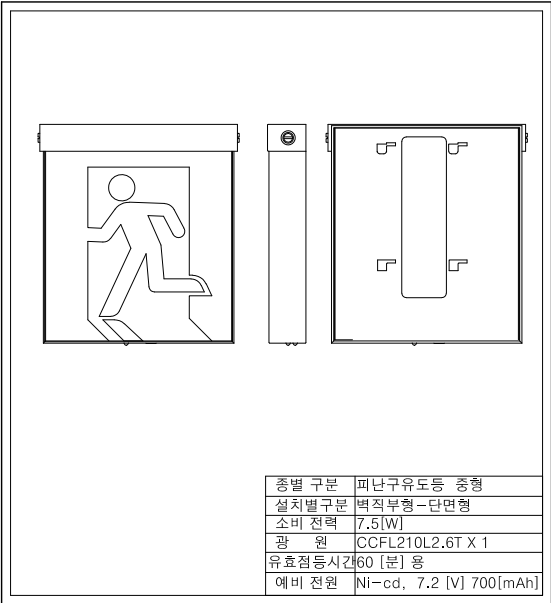

통로 유도등 (LED)

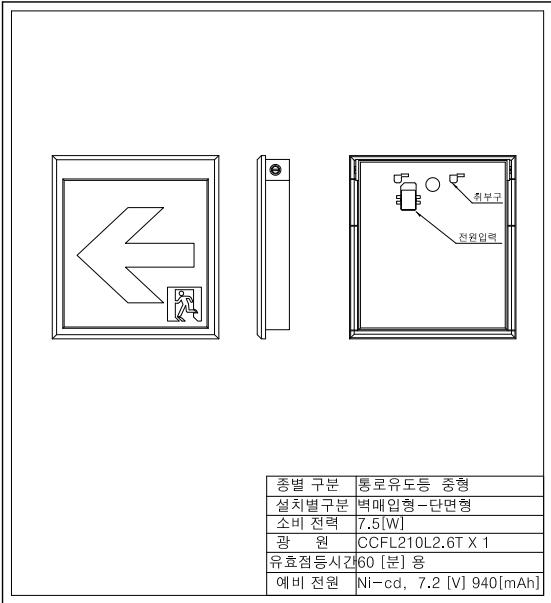

주식회사 **건창기술단**
일반소방시설설계업
제 2016-01-00174호
대표이사 **김영규 외 2인**
T E L : (02) 925-2319
소방기사(기계/전기): 김 영 기

Contractor

ITP
인천테크노파크
INCHEON TECHNOPARK

Project Title

중소기업
경영지원센터
환경조성 실시설계

Key Plan

Architect

생각나무 파트너스
건축사사무소

thinkTREE Architects & Partners, Inc.
69 Yangjaecheon-ro #301 Seocho-gu,
Seoul 06754 Korea

MECHANICAL & PLUMBING

(주) 건창 기술단
서울특별시 동대문구 왕산로 81길
두산베어스타워 707

ELECTRICAL

(주) 건창 기술단
서울특별시 동대문구 왕산로 81길
두산베어스타워 707

FIRE - PROTECTION

(주) 건창 기술단
서울특별시 동대문구 왕산로 81길
두산베어스타워 707

NO.	REVISION	DATE

Sheet information

Drawn

이 경 대

Checked

이 강 수

Approved

강 주 형

Date 2024. 03

Scale A3 : NONE

Title

소방설비상세도

Sheet NO.

EF-006